
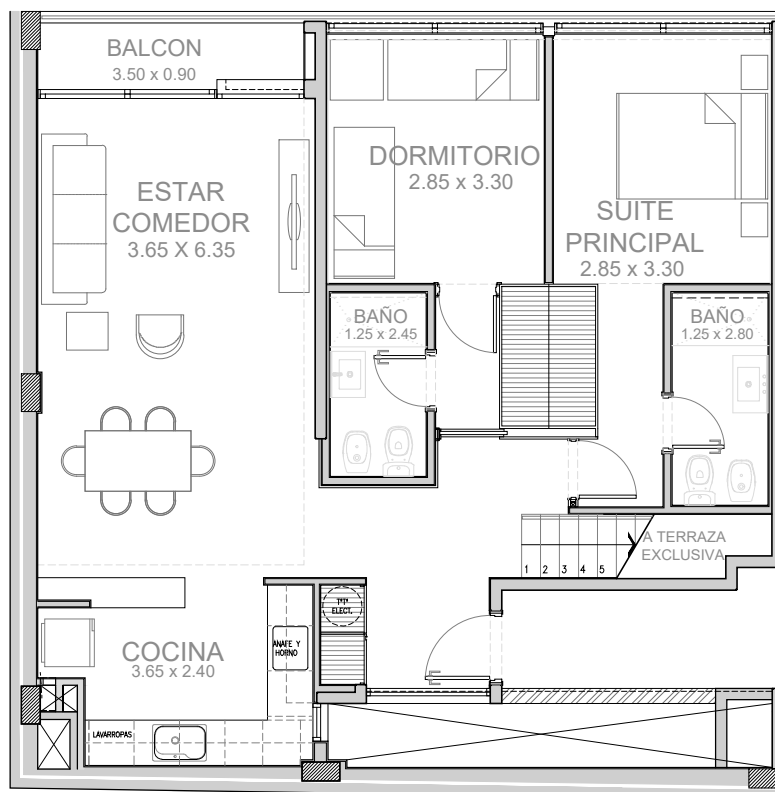


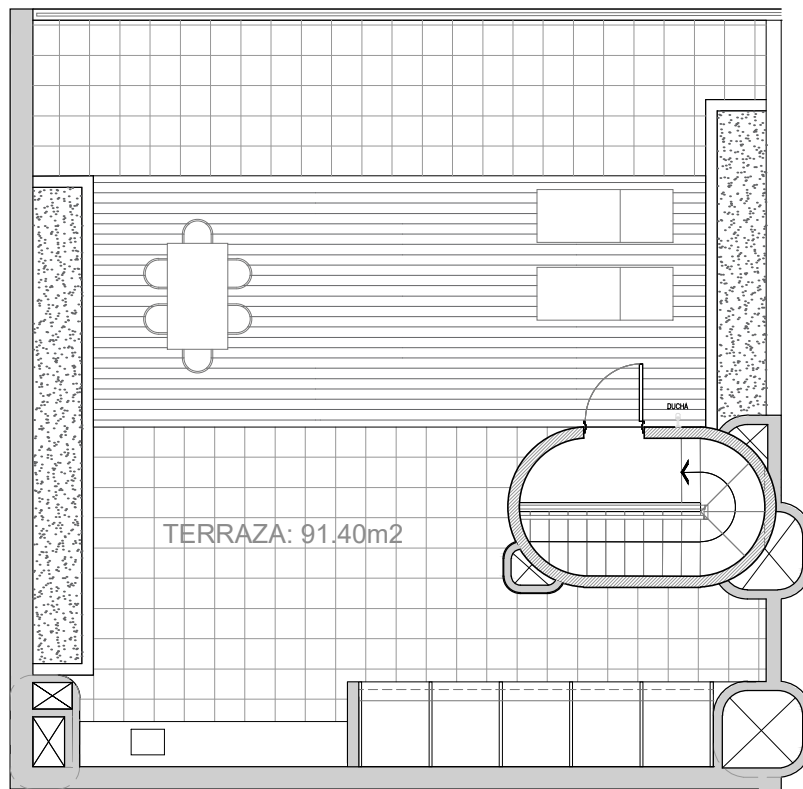


UNIDAD 09


2 DORMITORIOS

SUP.EXCLUSIVA: 86.70m²

TERRAZA: 91.40m²

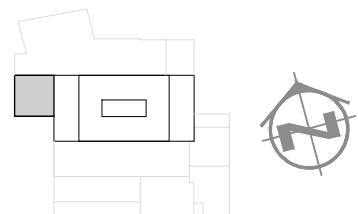

PLANTA 3º PISO
ESCALA 1:100

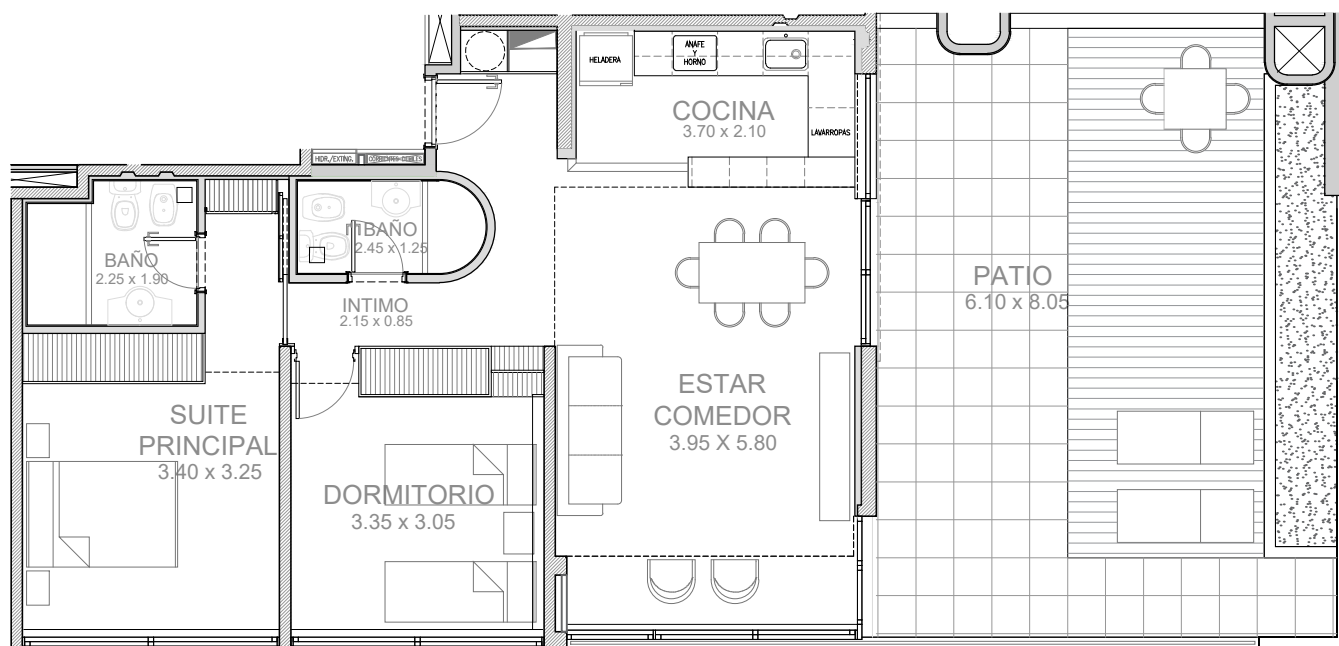


UNIDAD 02


2 DORMITORIOS

SUP.EXCLUSIVA: 82.50m²

PATIO: 49.10m²

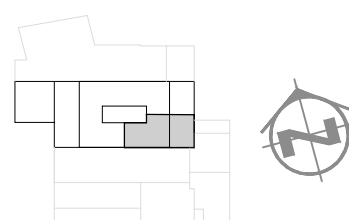

PLANTA 4º PISO
ESCALA 1:100

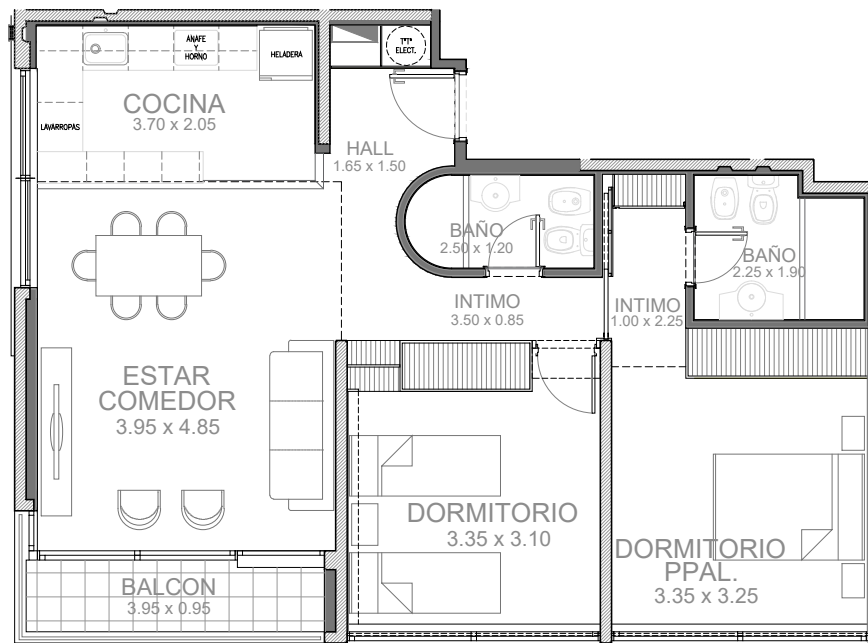


UNIDAD 01

2 DORMITORIOS

SUP.EXCLUSIVA: 81.50m²




PLANTA 5° AL 7° PISO
ESCALA 1:100

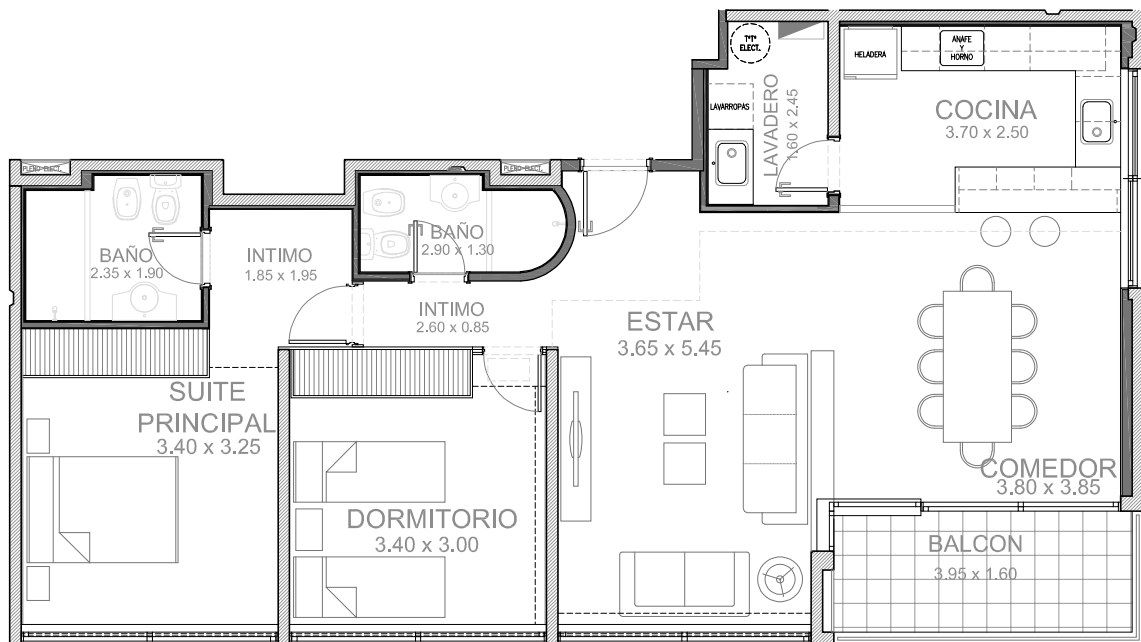

UNIDAD 02

2 DORMITORIOS

SUP.EXCLUSIVA: 102.80 m²

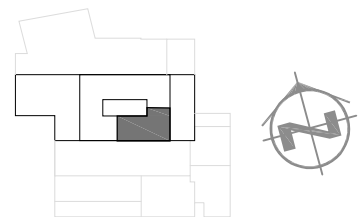

PLANTA 8° AL 14° PISO
ESCALA 1:100

NOTAS:

Las imágenes publicadas no son contractuales y no constituyen oferta de contrato. Todas las medidas informadas son aproximadas y orientativas, y se encuentran sujetas a modificación sin previo aviso. Las características y equipamientos indicados están sujetos a modificaciones durante su ejecución y podrán ser reemplazados o sustituidos por productos de características similares.

TERMINACIONES Y EQUIPAMIENTO

Departamentos

Pisos de madera tipo ingeniería y porcelanatos de primera marca.

Muros interiores y cielorrasos de hormigón visto y roca de yeso.

Revestimientos de cocina y baños de primera marca.

Aberturas exteriores de alta prestación con doble vidriado hermético y vidrios de baja emisividad (LowE) en orientaciones requeridas.

Sistema de agua caliente sanitaria mediante equipos eléctricos individuales.

Sistema de climatización multisplit inverter.

Horno y anafe eléctrico.

Diseño y construcción aptos para la obtención de una alta calificación en el Etiquetado de Eficiencia Energética.

Confort y seguridad

Ascensores de alta velocidad con motor de frecuencia variable y puertas automáticas.

Amplias cocheras con acceso mediante suaves rampas.

Bicicletero.

Grupo electrógeno con circuitos de emergencia en cada unidad.

Sistema de control de acceso con llave magnética en ingreso general.

Hall de ingreso con mostrador de recepción, zona de espera y sala de reuniones.

Cabina de vigilancia nocturna con sistema de CCTV y comunicación a departamentos.

Instalaciones contra incendio. Tanque de reserva en azotea. Red de alarmas, hidrantes y matafuegos en palieres y subsuelos. Caja de escaleras presurizada.



VIVIENDAS DISEÑADAS Y DESARROLLADAS PARA LOGRAR UNA MÁXIMA EFICIENCIA ENERGÉTICA

Ley 13.903 "Etiquetado de Eficiencia Energética de Inmuebles Destinados a Vivienda" basada en Norma IRAM 11900.